


建筑		暖通	
结构		给排水	
电气		工艺	
通信		自控	

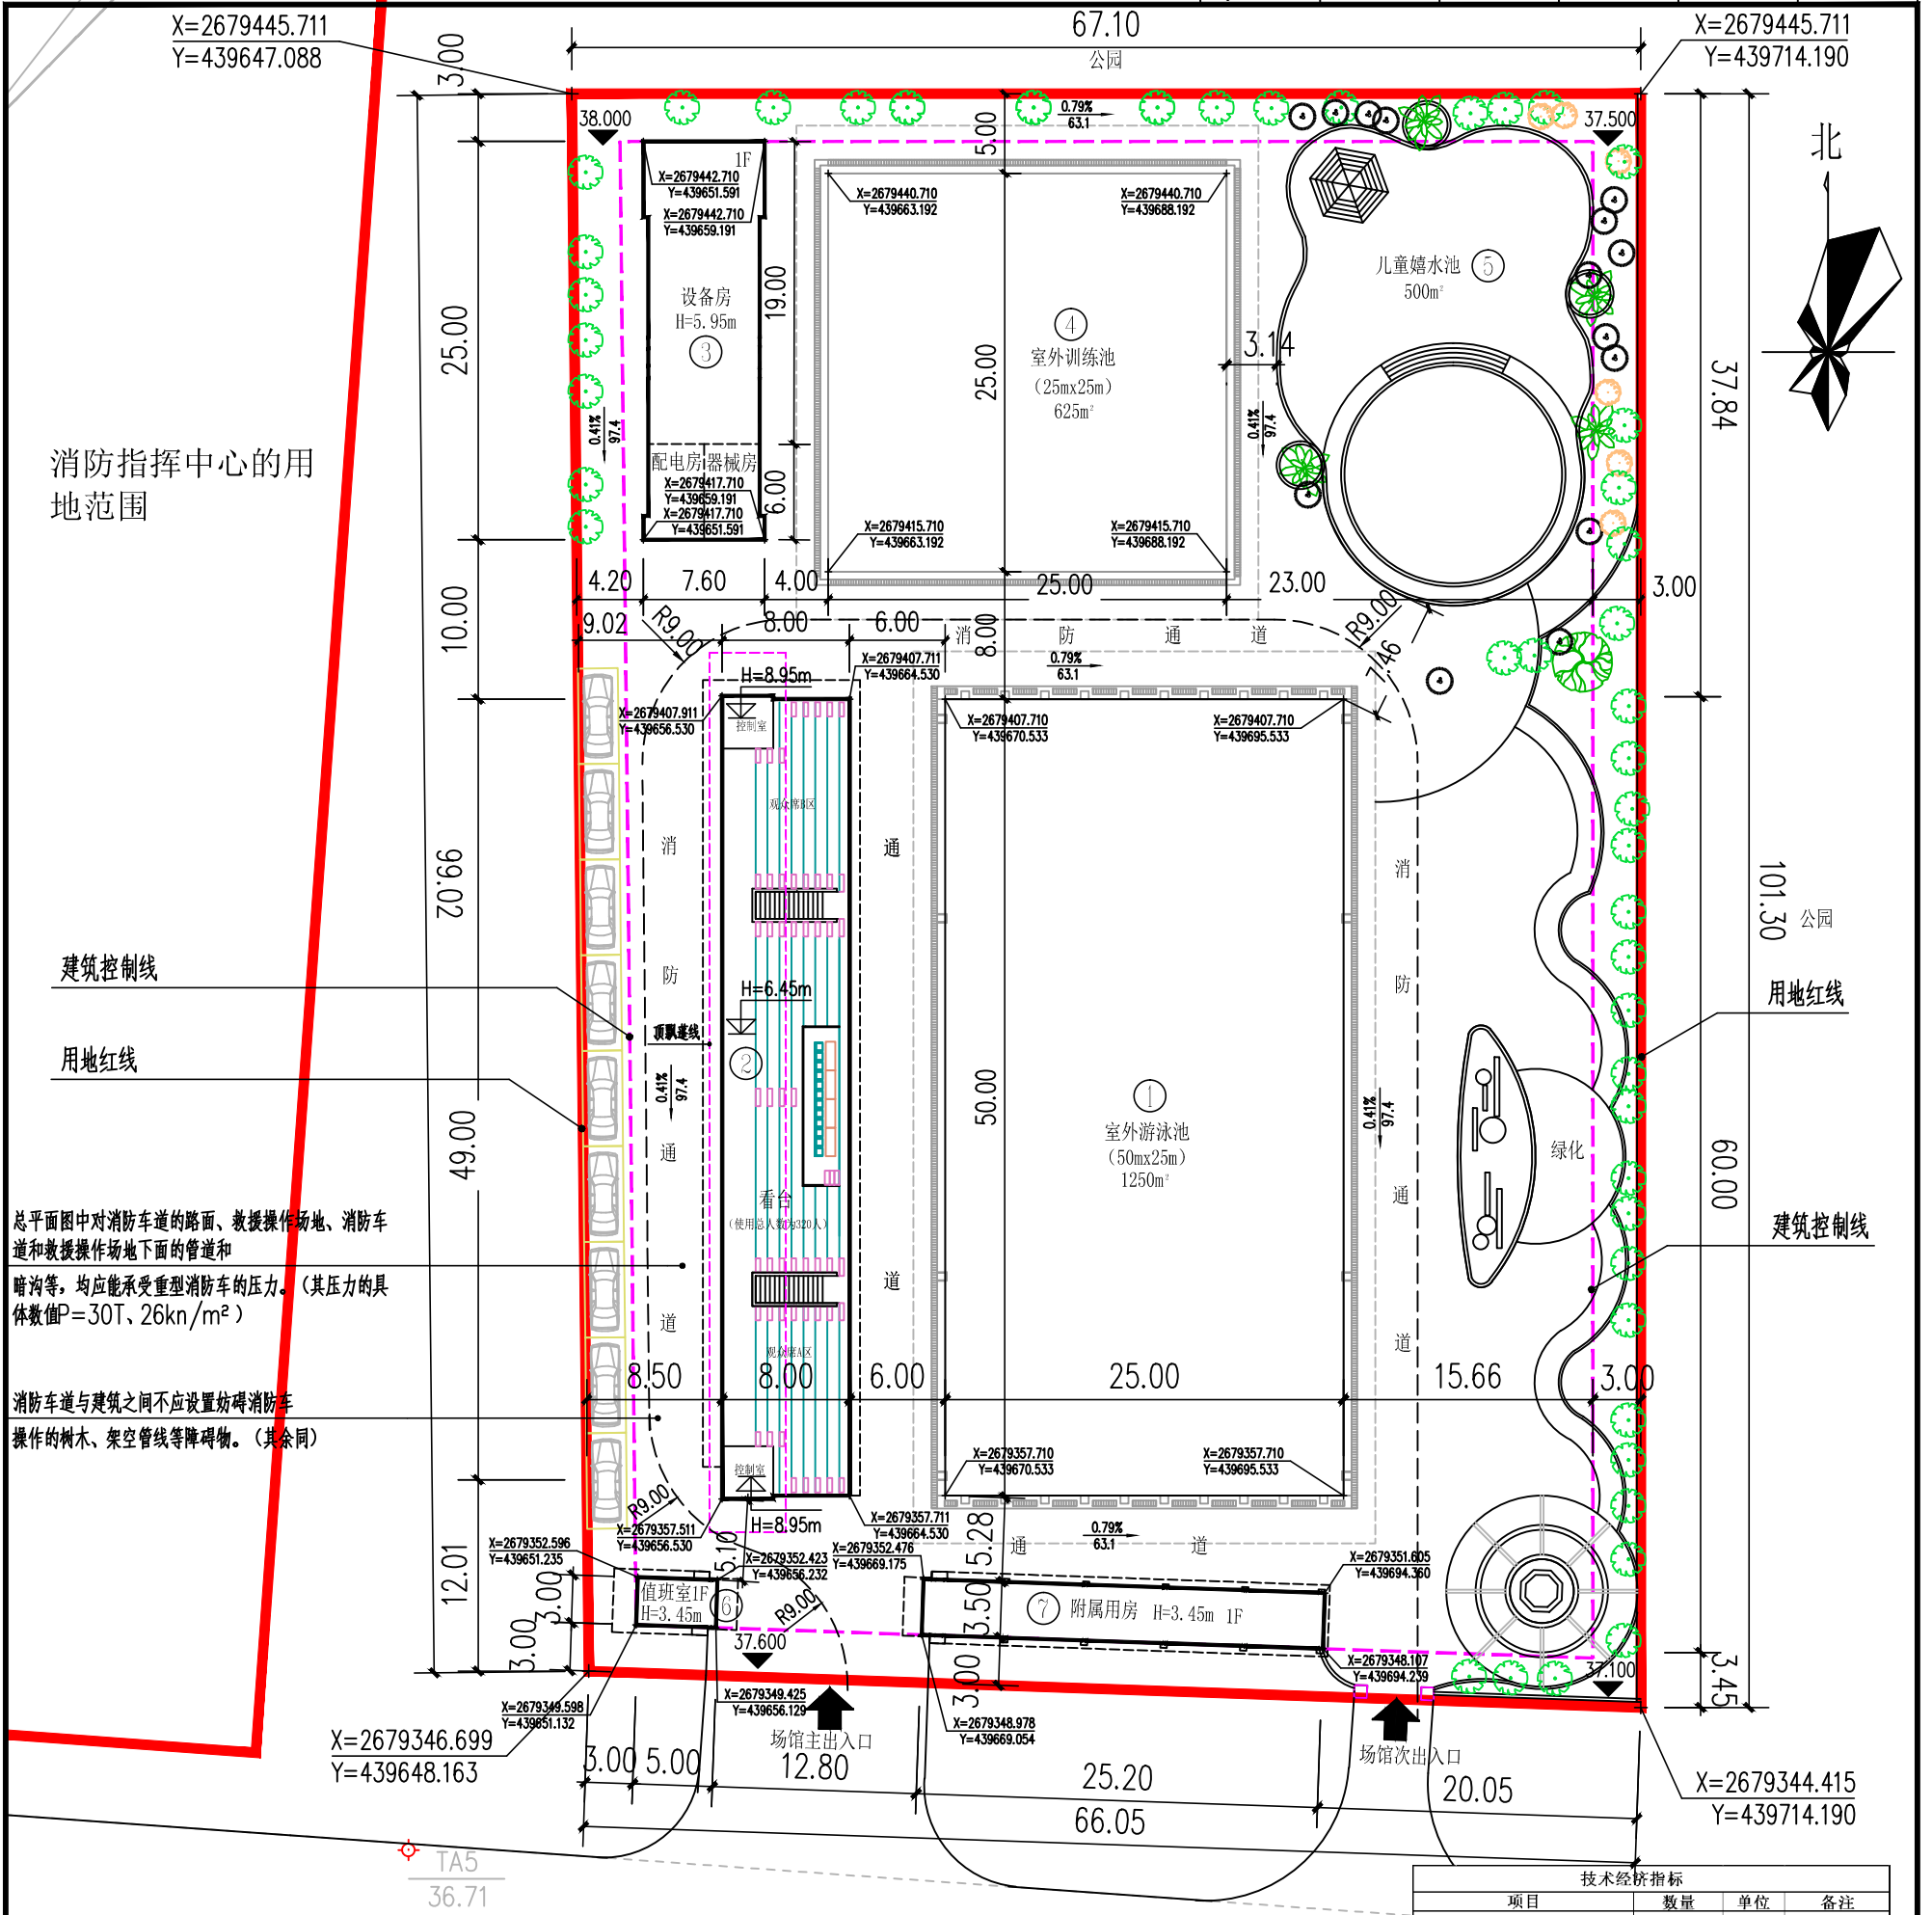

技术经济指标

项目	数量	单位	备注
总用地面积	6666.03	m ²	
总计容建筑面积	3087.37	m ²	
其中			
看台 (2F)	552.31	m ²	
设备房 (1F)	178.75	m ²	
值班室 (1F)	15.98	m ²	
附属用房 (1F)	90.18	m ²	
50m x 25m 标准泳池	1250.00	m ²	
25m x 25m 室外训练池	625.00	m ²	
儿童戏水池	375.15	m ²	
建筑基底总面积	686.19	m ²	
其中			
看台	401.28	m ²	
设备房	178.75	m ²	
值班室	15.98	m ²	
附属用房	90.18	m ²	
容积率	0.46		
建筑密度	10.29%		
绿地率	20%		
停车位数量	9	辆	社会车辆停放在体育中心停车场

总平面图 1:300

图例名称 总平面图 图号 J7-01 日期 2020.08. 比例 1:300 设计号 PROJECT NO. 文件号 TITLE NO. 图例 SYMBOL 图号 DRAWING NO.	工程名称 PROJECT 英德市游泳场馆总平面	项目名称 ITEM 英德市游泳场馆建设工程项目	校核 CHECKED 李学进 李学进	设计 DESIGNED 陈国华 陈国华	项目负责人 PROJ. MANAGER 李学进 李学进	专业负责人 CHIEF ENG. 梁洪安 梁洪安	规划乙级 CLASS B OF PLANNING 102020	设计单位 CLASS A OF ARCHITECTURE AL141003227 广州名匠建筑设计有限公司 GUANGZHOU MINGJIANG ARCHITECTURAL DESIGN CO., LTD	建设单位 INVESTOR 英德市文化广电旅游体育局	委托方 CLIENT	版本 INDEX 日期 DATE 修改内容 REVISION	总图不登 KEY PLAN
	图例名称 TITLE 总平面图	图例 SYMBOL 建筑施	图号 DRAWING NO. J7-01	设计号 PROJECT NO. PROJECT NO.	文件号 TITLE NO. TITLE NO.	图例 SYMBOL 图号 DRAWING NO.	图号 DRAWING NO. J7-01	日期 DATE 2020.08.	比例 SCALE 1:300			
	图例名称 TITLE 总平面图	图例 SYMBOL 建筑施	图号 DRAWING NO. J7-01	设计号 PROJECT NO. PROJECT NO.	文件号 TITLE NO. TITLE NO.	图例 SYMBOL 图号 DRAWING NO.	图号 DRAWING NO. J7-01	日期 DATE 2020.08.	比例 SCALE 1:300			
	图例名称 TITLE 总平面图	图例 SYMBOL 建筑施	图号 DRAWING NO. J7-01	设计号 PROJECT NO. PROJECT NO.	文件号 TITLE NO. TITLE NO.	图例 SYMBOL 图号 DRAWING NO.	图号 DRAWING NO. J7-01	日期 DATE 2020.08.	比例 SCALE 1:300			

版权所有，不得复制或套用或公开。
ALL RIGHTS RESERVED.